


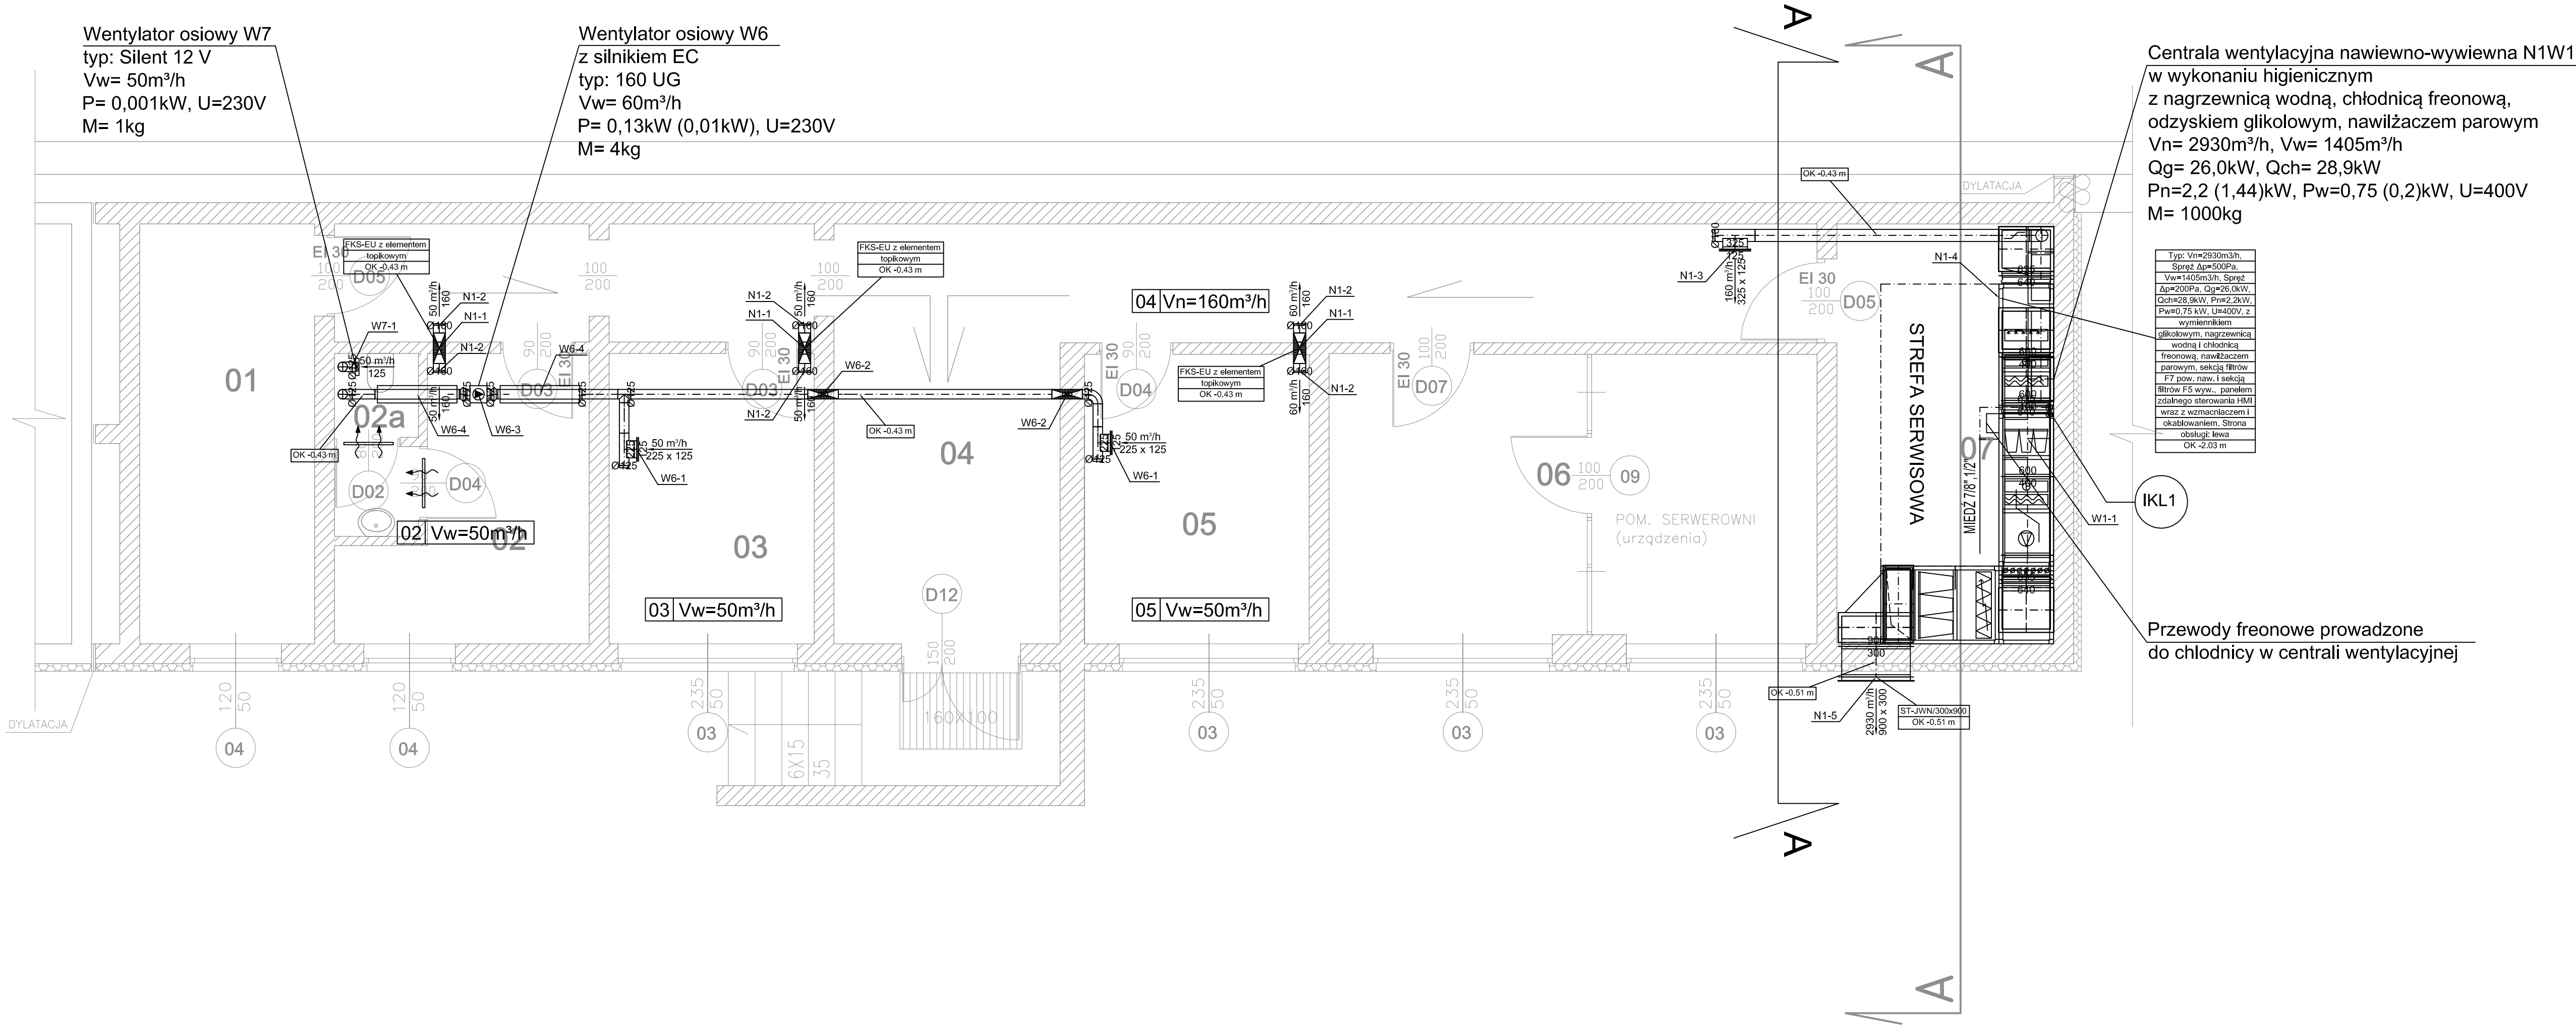

zestawienie powierzchni użytkowej		PODPIWNICZENIE
l.p.	nazwa	m2
1	pomieszczenie magazynku	12,64
2	pomieszczenie magazynku	12,72
3	pomieszczenie uzdatniania wody	10,24
4	korytarz	41,68
5	pomieszczenie magazynku	11,19
6	pomieszczenie serwerowni	24,2
7	pomieszczenie wentylatorowni	15,67
RAZEM		128,34

JEDNOSTKA PROJEKTOWA corematic 44-100 Gliwice ul. ŁUŻYCKA 16	PROJEKTOWAŁ OPRACOWAŁ SPRAWDZIŁ	IMIĘ I NAZWISKO mgr inż. Zygmunt Pierzchawka mgr inż. Jarosław Pierzchawka mgr inż. Jacek Trychan	NR. UPRAWNIEŃ I SPECJALNOŚĆ 5/93/OP OPL/0277/PWOS/06	DATA 06.2010 06.2010 06.2010	PODPIS
INWESTOR	SZPITAL SPECJALISTYCZNY W BRZÓZOWIE, PODKARPACKI OŚRODEK ONKOLOGICZNY IM. KS. B. MARKIEWICZA, 36-200 BRZÓZÓW, UL.KS.J. BIELAWSKIEGO 18				
INWESTYCJA	ROZBUDOWA WRAZ Z PRZEBUDOWĄ BUDYNKU "PAWILONU C"				
TYTUŁ RYSUNKU	WENTYLACJA MECHANICZNA I KLIMATYZACJA - RZUT PIWNIC				SKALA 1:50
SYMBOL OBIEKTU CSt	STADIUM PW	NR PROJEKTU 12/10	NR RYSUNKU WM-1	NR ZMIANY	